



PRZEPOMPOWNIA ŚCIEKÓW P1 - skala 1:25

PRZEKRÓJ PIONOWY skala 1:25


8cm	w. ścieralna z kostki brukowej bet.
3cm	podsyпка piaskowo-cementowa
12cm	podbudowa z kruszywa łamanego uziarnieniu 0,31mm stabilizowana mech.
5cm	w. pomocnicza z pospółki

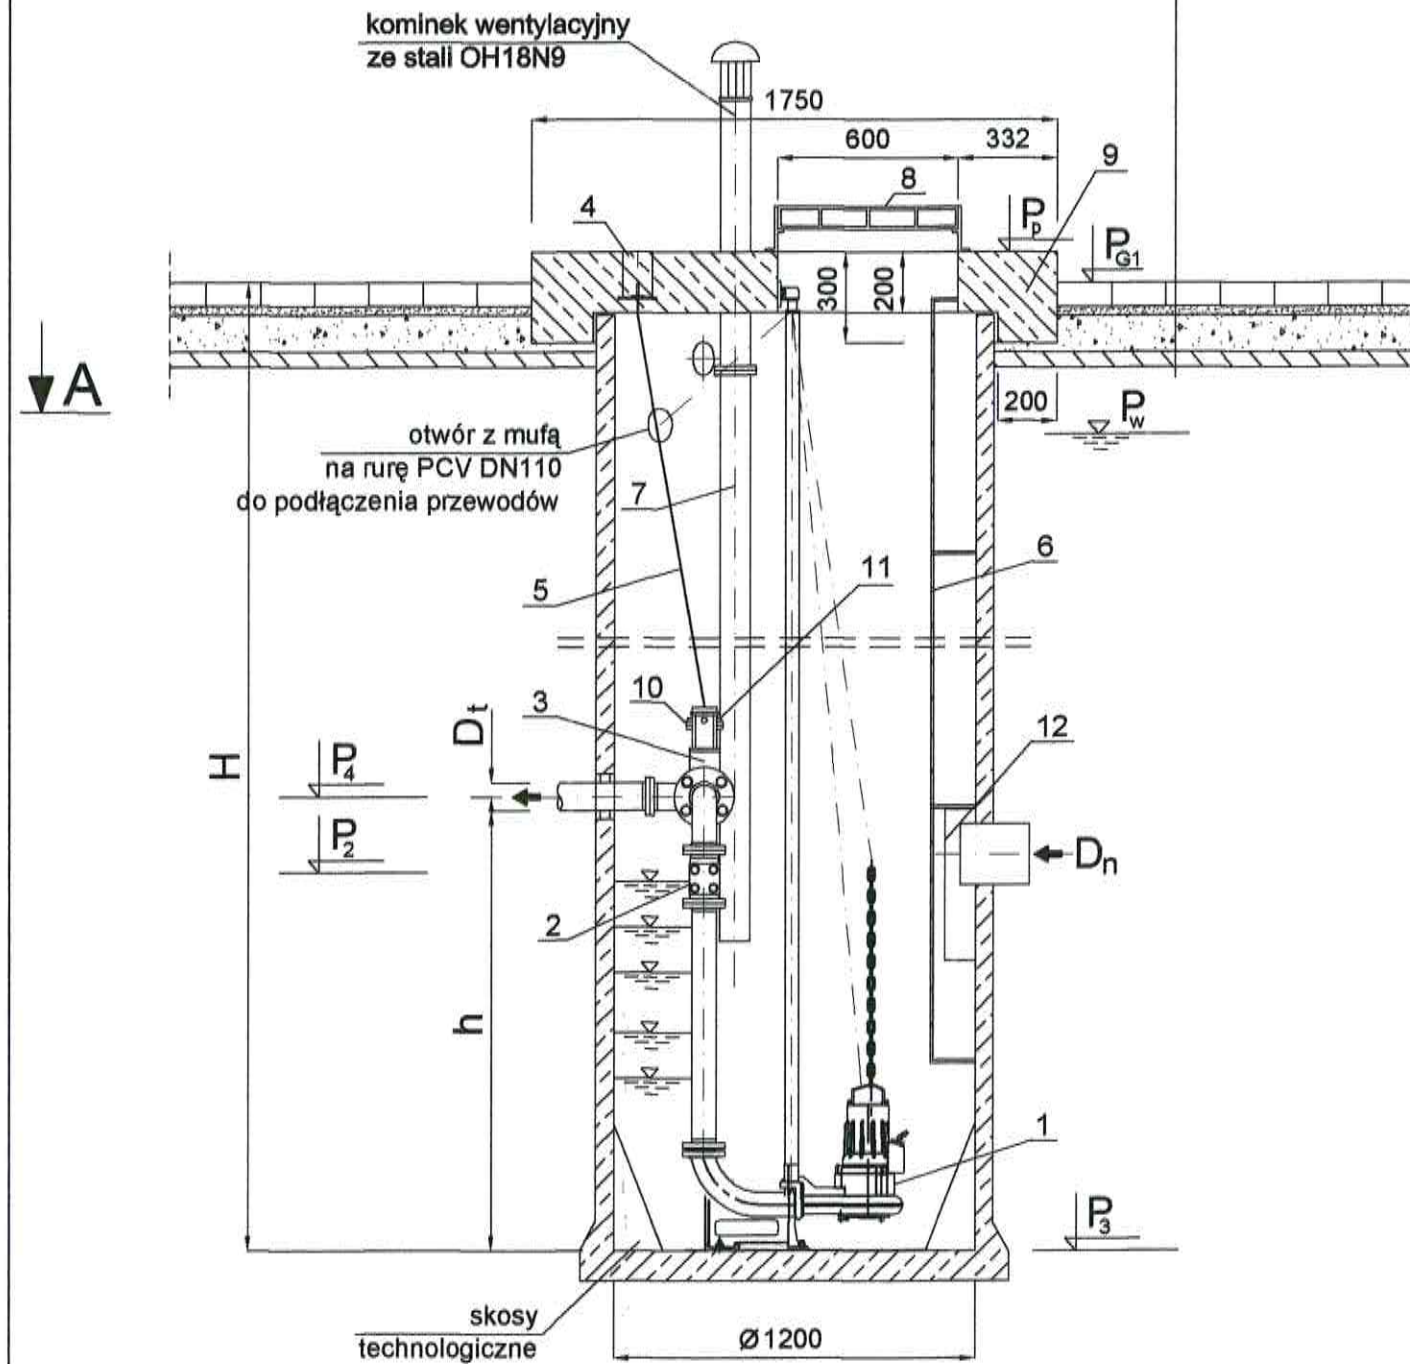

PRZEKRÓJ A-A skala 1:25

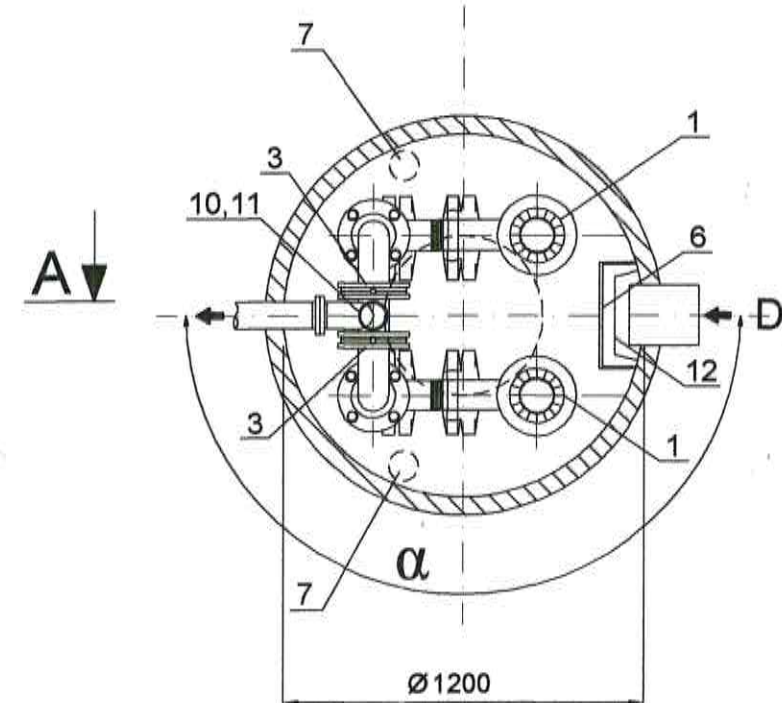


Pokrywa pompowni

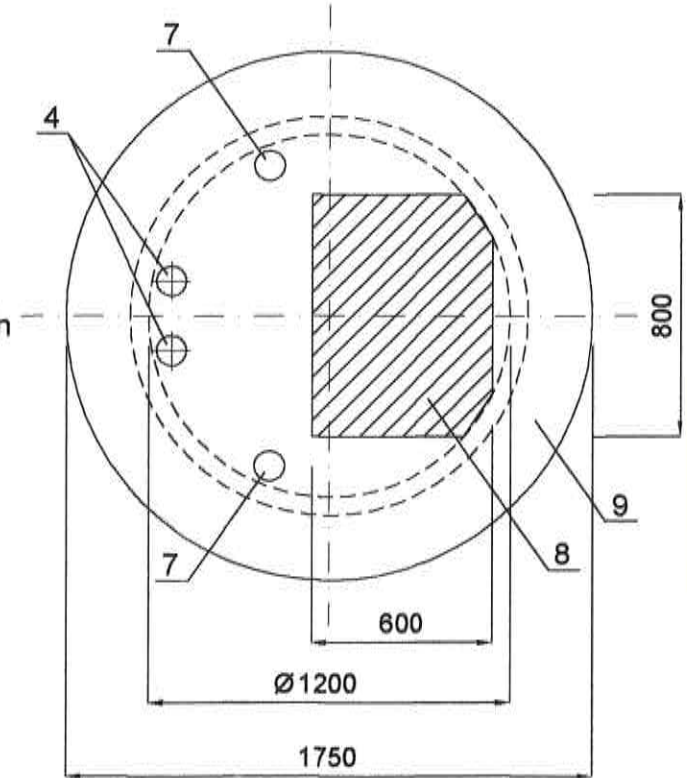

LP.	NAZWA	SZT.
1.	POMPA PENTAR TYP UKF 15/4 BW1 N=2,2	2
2.	Zawór kulowy kołnierzowy zwrotny o śr. D = 80	2
3.	Zasuwa nożowa międzykołnierzowa o śr. D = 80	2
4.	Skrzynka do zasuw	2
5.	Trzpień do zasuw przegubowy	2
6.	Drabina z wysuwającym pochwytym	1
7.	Wentylacja grawitacyjna Dn=0,10m ze stali OH18N9	2
8.	Właz lekki ze stali OH18N9	1
9.	Pokrywa żelbetowa 12,5T	1
10.	Nasada płuczająca 2" PN-91/M-51038, stal OH18N9	1
11.	Pokrywa nasady 2", stal OH18N9	1
12.	Deflektor ze stali nierdzewnej	1

STAROSTWO POWIATOWE
W BRZEGU

Lp.	POMPOWNIA	P _{G1}	P ₂	P ₃	P ₄	P _p	P _w	H	h	D _n	D _t	α
		m. n.p.m.						[m]		[m]	[mm]	[deg]
1.		152,10	149,25	148,25	150,99	152,20	150,10	3,85	2,70	0,20	90	180°

 "PREIS - BUD"				15 GRUDZIEŃ 2015	
TEMAT: PROJEKT SIECI KANALIZACJI SANITARNEJ Z PRZYŁĄCZAMI sieć kanalizacji sanitarnej; Dz. Nr: 129, 142, 160, 24/3 Skarbimierz, Gmina Skarbimierz, Obręb 0160 Skarbimierz Osiedle, a.m. 2, - PRZEPOMPOWNIA ŚCIEKÓW P1 -					
	IMIĘ I NAZWISKO	SPECJALNOŚĆ	NR UPRAWNIEN	PODPIS	SKALA
PROJEKTANT	inż. L. PREISNAR	INSTALACYJNO-INŻYNIERYJNA w zakresie sieci sanitarnych	47/77/wwm		1:25
SPRAWDZIŁ	mar inż. E. SZUBA	INSTALACYJNO-INŻYNIERYJNA w zakresie sieci i instalacji sanitarnych	39/94/Op		NR RYS. 8