



kotłownia gazowa

rzut więźby dachowej skala 1:50

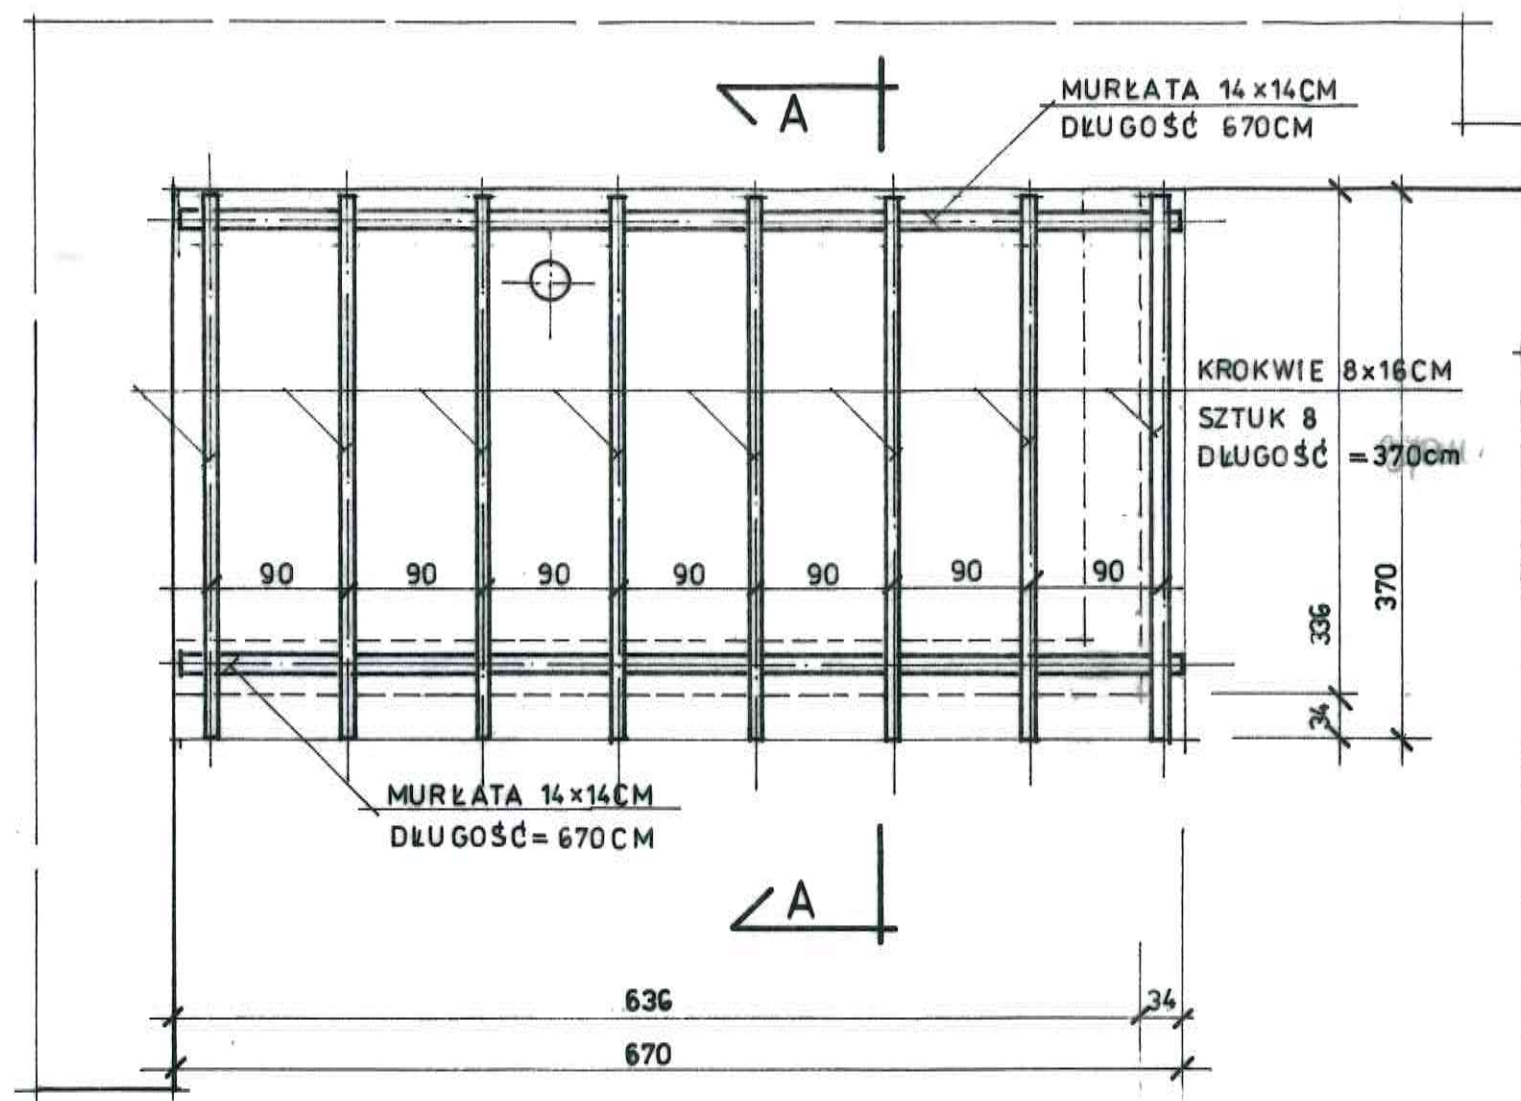

rzut dachu skala 1:50

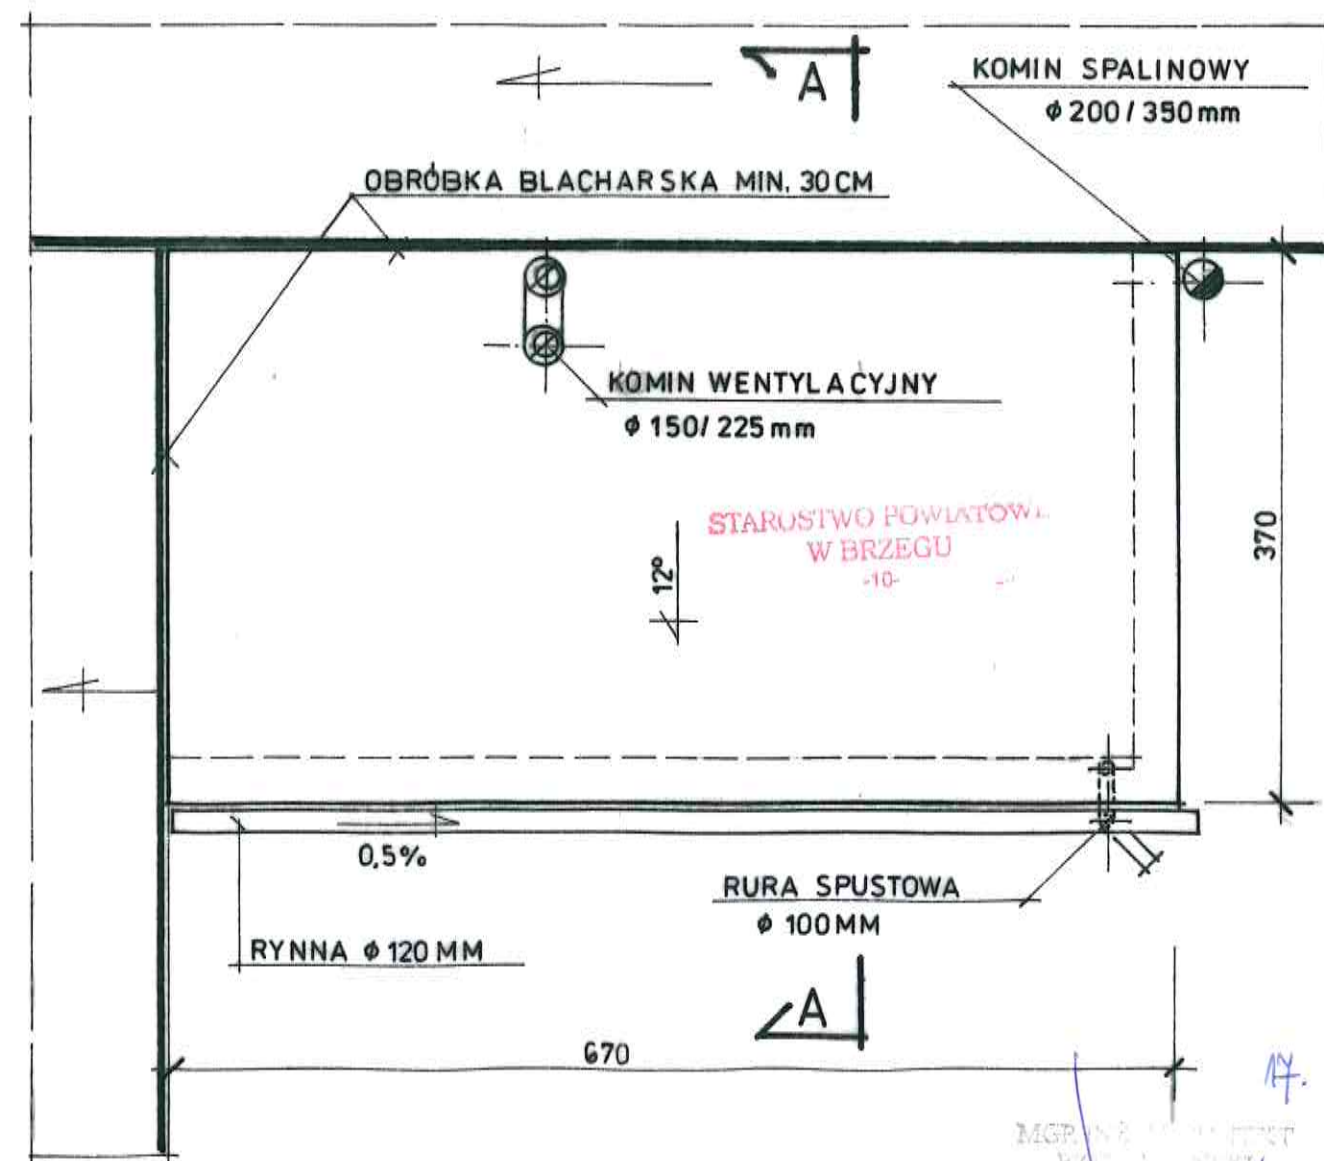

INWESTOR	Gmina Skarbimierz ul. Parkowa 12, 49-313 Skarbimierz - Osiedle	
OBIEKT	Kotłownia gazowa Q=275kW	Skala 1 : 50
ADRES	Żłobizna ul. Jaśminowa 1, działka nr 1/14	
PROJEKTANT	mgr inż. arch. Piotr Leoński upr. Nr 215/90/UW	br. budowlana
NAZWA RYS.	Rzut więźby dachowej, rzut dachu	5/A