

MAPA DO CELÓW PROJEKTOWYCH

skala 1:500

sporządzona przez:

BIURO USŁUG GEODEZYJNYCH Agnieszka Barwińska
Janów 30, 49-330 Łosiów
tel: 601 341 148, email: ab-bug@o2.pl

Województwo

Gmina

Obręb

Działka

Mapa zasadnicza

Ks.rob

Id.zgł.

Układ współrzędnych

Poziom odniesienia

Arkusz

opolskie

160102_2 Skarbimierz

0103 Zielęcice

418/1

6.143.15.20.1.1

22944/7/2018

G.6640.1.176.2018



2000

Kronstadt

4

Mapę opracowano dnia 02.03.2018r.
Mapa zawiera granice prawne.
Mapę sporządzono bez ustalania obciążeń służebnościami gruntowymi.
UWAGA
Nie wyklucza się istnienia w terenie innych nie wykazanych na niniejszej mapie urządzeń podziemnych, które nie zostały zinwentaryzowane, o których brak jest informacji w instytucjach branżowych lub nie dających się wykryć aparaturą wykrywającą.
Niniejsza mapa została opracowana w wyniku prac geodezyjnych i kartograficznych, których rezultaty zawiera operat techniczny wpisany do ewidencji materiałów państwowego zasobu geodezyjnego i kartograficznego pod nr P.1601.2018.330

GEODETA UPRAWNIONY
Agnieszka Barwińska
nr opr. 22944

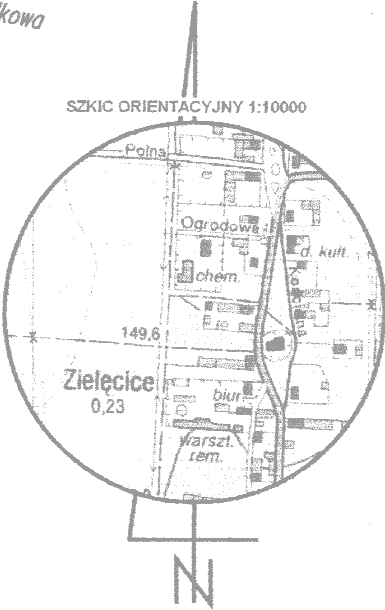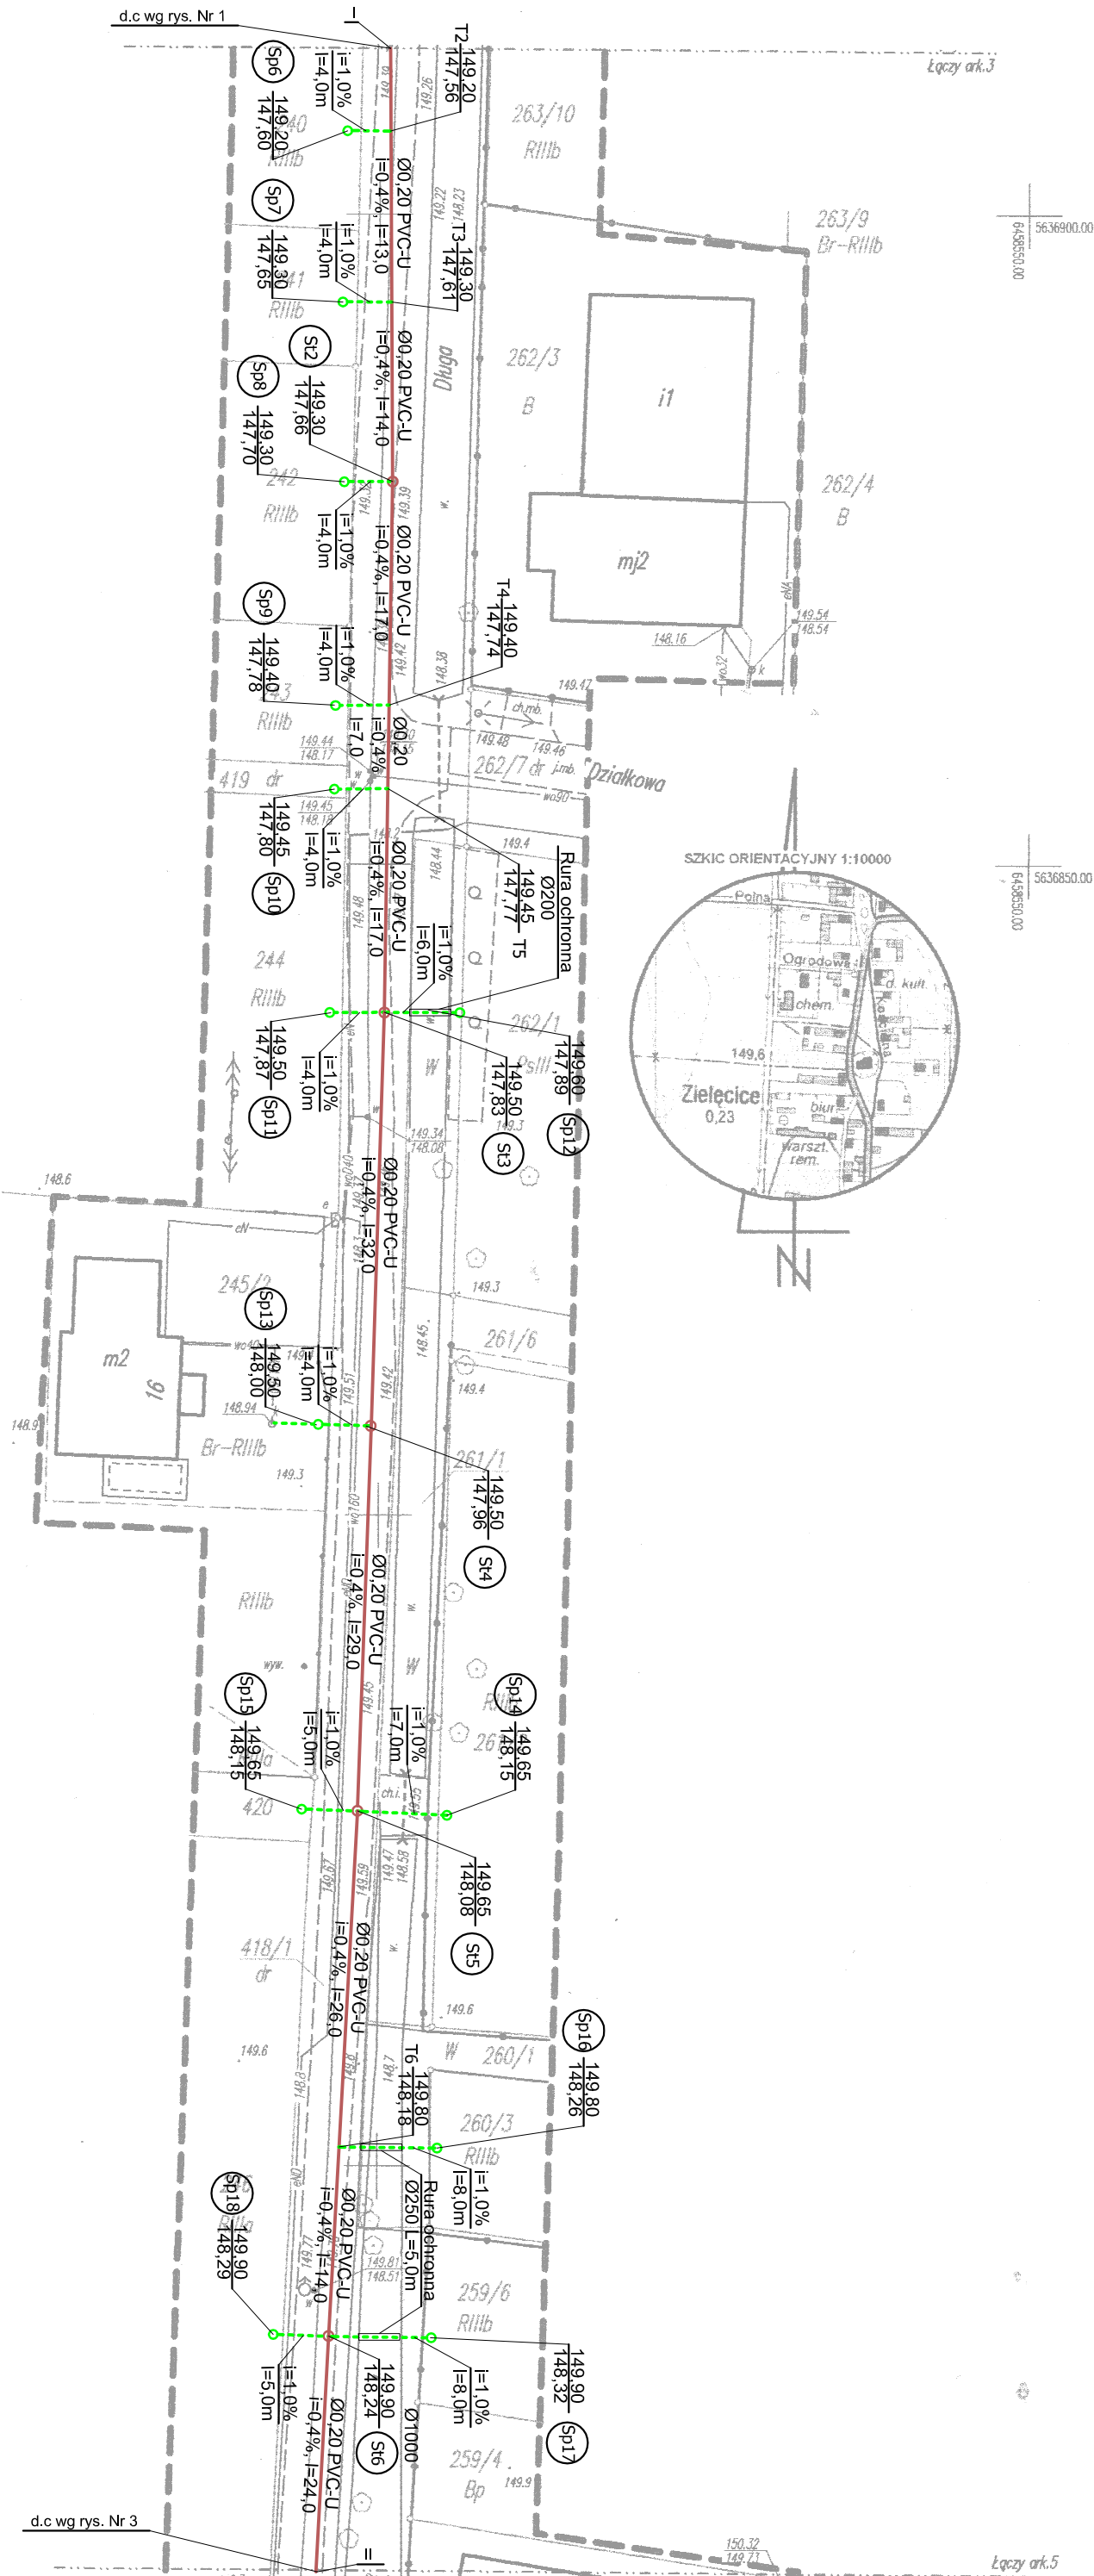

PREIS - BUD		PROJEKTOWANIE I NADZÓR BUDOWLANY		Branża:
Nazwa opracowania:	PROJEKT WYKONAWCZY SIECI KANALIZACJI SANITARNEJ Z PRZYŁĄCZAMI	inż. Leszek Preisnar - Częstocice 36, 57-120 Wiązów		sanitarna
Lokalizacja:	Zielęcice, ul. Długa			
Przyłącza - dz. nr	267/2, 233/7, 239/1, 238, 239/2, 240, 241, 242, 243, 244, 262/1, 241, 419, 418/1, 420, 261/1, 246, 249, 247/2, 258/2, 247/1, 261/2, 260/3, 259/6, 250, 257/3, 256/6, 255/2, 251, 255/1, 254, 252			
Nazwa rys.	Plan zagospodarowania terenu - arkusz nr 4			
Autoryzacja:	Imię i nazwisko	Nr uprawnień	Podpis	Data:
Opracował:	mgr inż. Piotr Piotrowski			Maj 2018
Projektował:	inż. Leszek Preisnar	47177/Wwm		Nr rysunku:
				2/5