

sporządzona przez:

BIURO USŁUG GEODEZYJNYCH Kondracki Wiesław
ul. Słowiańska 13, 49-300 Brzeg

Województwo	opolskie
Gmina	160102_5 Skarbimierz
Obwód	0160 Skarbimierz-Osiedle
Działka	92/33
Sekcja	6.142.15.04.3.2
	6.142.15.04.3.4
Ks.rob	5238/20/2018
Id.zgł.	G.6640.1.216.2018
Układ współrzędnych	Kr2000
Poziom odniesienia	Zionsstadt86

Mapę opracowano dnia 20.02.2018r.

Mapa zawiera granice prawne.

Na podstawie protokołu badania KW OP1B/00042501/0 z dnia 20.02.2018r. nie stwierdzono obciążeń służebnościami gruntowymi przedmiotowej nieruchomości.


UWAGA

Nie wyklucza się istnienia w terenie innych nie wykazanych na niniejszej mapie urządzeń podziemnych, które nie zostały zinwentaryzowane, o których brak jest informacji w instytucjach branżowych lub nie dających się wykryć aparaturą wykrywającą.

Niniejsza mapa została opracowana w wyniku prac geodezyjnych i kartograficznych, których rezultaty zawiera operat techniczny wpisany do ewidencji materiałów państwowego zasobu geodezyjnego i kartograficznego pod nr P.1601.2018.236.

GEODETA UPRAWNIONY

mgr inż. Wiesław Kondracki
(nr upr. zaw. 5238)

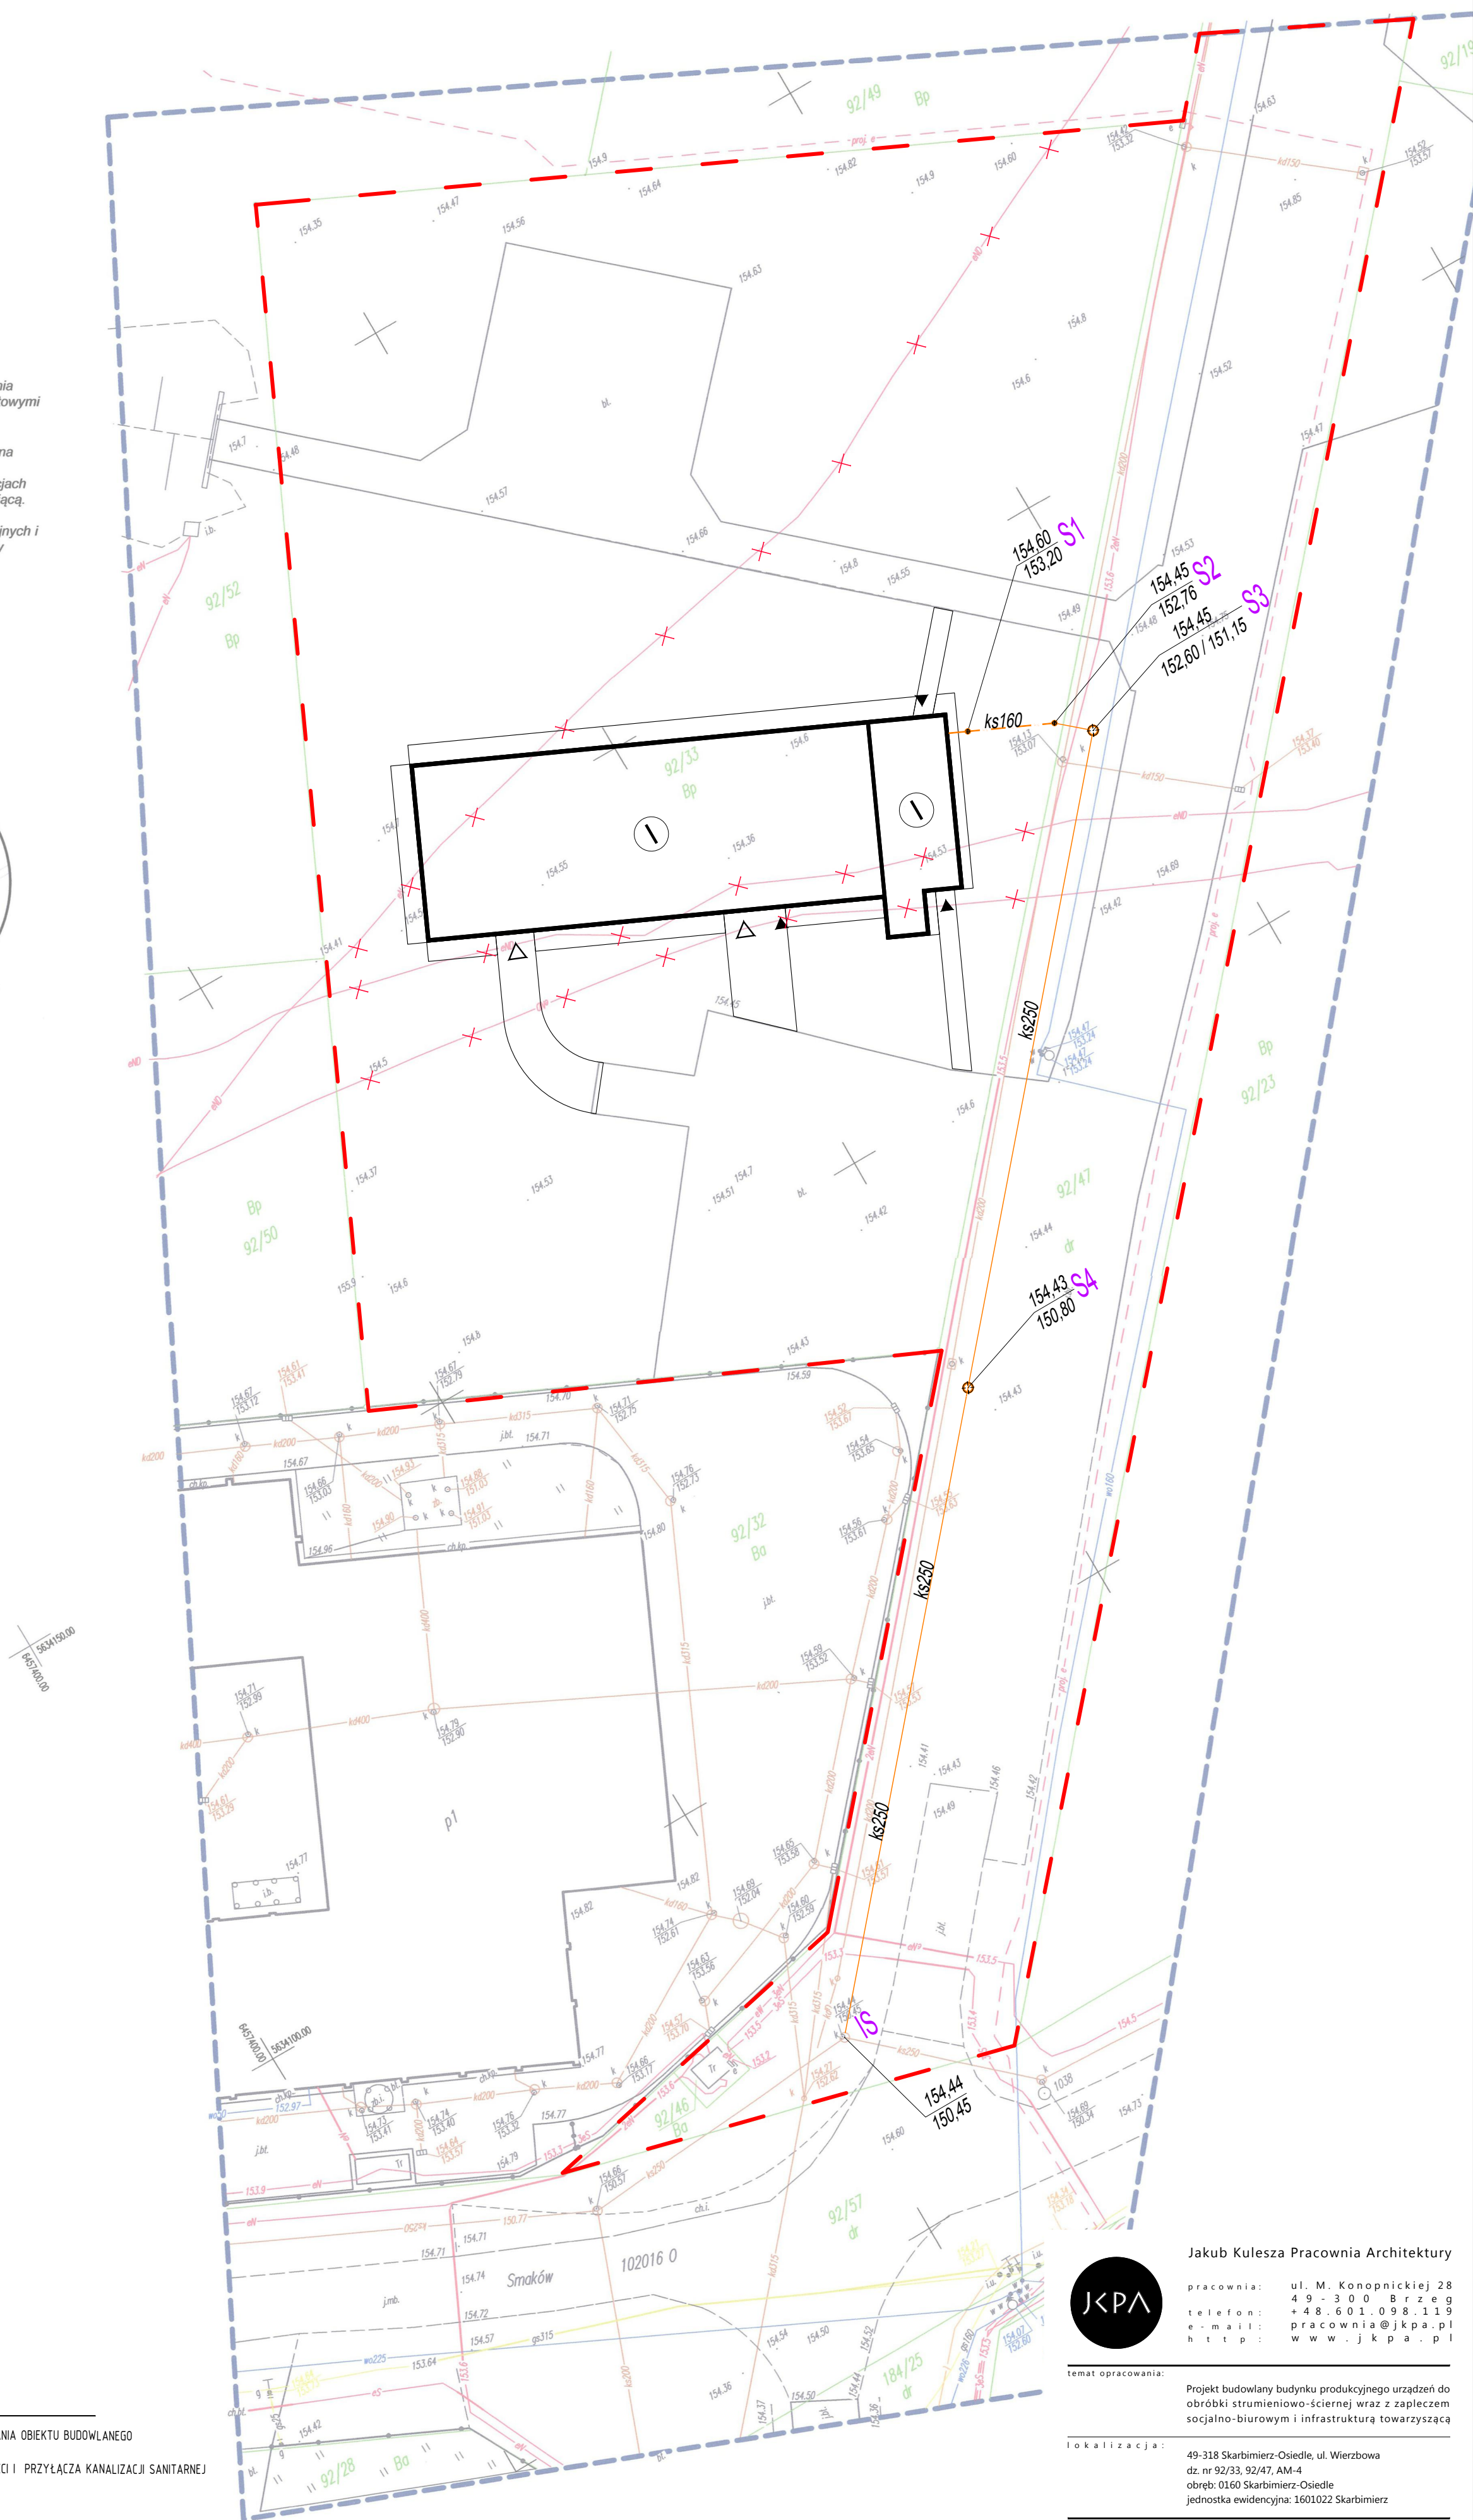

LEGENDA:

ZASIĘG OBSZARU ODZIAŁYWANIA OBIEKTU BUDOWLANEGO

PROJEKTOWANY PRZEBIEG SIECI I PRZYŁĄCZA KANALIZACJI SANITARNEJ

Jakub Kulesza Pracownia Architektury

pracownia: ul. M. Konopnickiej 28
49 - 300 Brzeg
telefon: +48.601.098.119
e-mail: pracownia@jkpa.pl
http: www.jkpa.pl

temat opracowania:

Projekt budowlany budynku produkcyjnego urządzeń do obróbki strumieniowo-ściernej wraz z zapleczem socjalno-biurowym i infrastrukturą towarzyszącą

49-318 Skarbimierz-Osiedle, ul. Wierzbowa
dz. nr 92/33, 92/47, AM-4
obręb: 0160 Skarbimierz-Osiedle
jednostka ewidencyjna: 1601022 Skarbimierz

INSTALACJE SANITARNE		podpisy:	
projektant:	mgr inż. Wojciech Kuśnierkiewicz		
nr uprawnień:	242/DOS/06, spec. instalacje sanitarne		
sprawdzający:	mgr inż. Katarzyna Sztymar		
nr uprawnień:	DOS/0354/PWB/16, spec. instalacje sanitarne		
temat rysunku:			skala: 1:500
PLAN ZAGOSPODAROWANIA TERENU			
- PRZYŁĄCZA I FRAGMENT SIECI KANALIZACJI ŚNIAITARNE.			
nr projektu:	1802	data opracowania:	04.2019 r.
		nr rysunku:	P 01